



EQUIPAMENTO DE ILUMINAÇÃO

Nº	Equipamento	Qtd.	Fabricante /Modelo	OBS:
1	Dimmer	5	Dimmerbox TELEM MX- 12 Canais	(Digital) DMX 512
2	Console de Luz	1	SMARTFADER 48/96	(Digital) DMX 512
3	PC	10	STRAND LIGHT/Prelud	650w
4	PC	6	STRAND LIGHT/Minim	500w
5	FRESNEL	10	STRAND LIGHT/Prelud	650w
6	FRESNEL	4	STRAND LIGHT	1000w
7	ELLIPSODIAL	21	STRAND LIGHT	1000w
8	ELLIPSODIAL	2	STRAND LIGHT/Cantata	1000w
9	ELLIPSODIAL	1	ADB	1000w
10	SET LIGHT	2	STRAND LIGHT	500w
11	Par Led	12	LPG	18x20Wts
12	Elipsoidal Led	18	LPG	200 Wts
13	Cob Led	24	LPG	

EQUIPAMENTO DE AUDIO

Nº	Equipamento	Qtd.	Fabricante/Modelo	OBS:
1	AMPLIFICADOR	1	ADVANCE 5XT	
2	AMPLIFICADOR	1	ALESSIS MATICA 900	
3	AMPLIFICADOR	1	DYNACORD A 2002	
4	AMPLIFICADOR	1	STANER MP 420	BIBLIOTECA
5	MIXER	1	BEHRINGER XENIX	3 CANAIS BIBLIOTECA
6	MIXER	2	SPIRIT FOLIO BY SOM SOUNDCRAFT SX	12 CANAIS
7	CD PLAYER	1	MARANTEZ OMD 320	
8	EQUALIZADOR	1	SABINE /GRAPHI. QGRQ 3101	
9	EQUALIZADOR	1	CHORUS CE 223 2/3	
10	EFEITO	1	YAMAHA SPX 90	
11	DIV. DE FREQ.	1	BEHRINGER ULTRA DRIVE 24/96 PRO	
12	SPEAKER	2	EROS 1600w Dupla	Grave
13	SPEAKER	2	EROS 900w Dupla	Médio
14	SPEAKER	2	ASA 750 w VAPD 12	Ativas
15	SPEAKER	4	DYNACORD 50 w	Ativas
16	CAIXA DE SOM	2	EV S 1803 200 w	Passiva
17	MICROFONE	5	SENNHEISER ER 835S	
18	MICROFONE	6	SENNHEISER MD 4210	www.goethe.de
19	SPEAKER	2	DATREL AT15-300	Ativa
20	ESTANDTES DE MÚSICA	4	PARTITURAS RMV. RAMPAZZO	
21	MICROFONE SEM FIO	3	MODELO U585 JWL	
22	MIXER	1	Soundcraft SX1202FX	




EQUIPAMENTO DE VIDEO

N°	Equipamento	Qtd.	Fabricante/Modelo	OBS:
1	VIDEOPROJECTOR	1	BENQ 602	2500 ANS lúmens
2	PROJETOR	1	MAGENSINIE 35 mm	
3	PROJETOR	3	16 mm	
4	PROJETOR	2	EPSON - 3000 lumens	
5	APARELHO DE DVD	3	SAMSUNG DVD-P366	
6	APARELHO DE DVD	1	SONY DVP-NS708 HP	
7	APARELHO DE BLUE-RAY	1	SAMSUNG	
8	APARELHO DE DVD	2	GRADIENTE D-461	
9	APARELHO DE CD	1	JVC - XL-V284	
10	CAIXA DE SOM ATIVAS	3	AVB V800	Com cd play conjugado
11	TV	1	SONY bravia KDL32BX325	32 Polegadas
12	TV	1	SONY bravia KDL40BX455	40 Polegadas
13	TV	1	SMART	60 Polegadas
14	SUPORTE DE TETO	1	PARA PROJETO SBRP 754P	

www.goethe.de

**GOETHE
INSTITUT**

Sprache. Kultur. Deutschland.

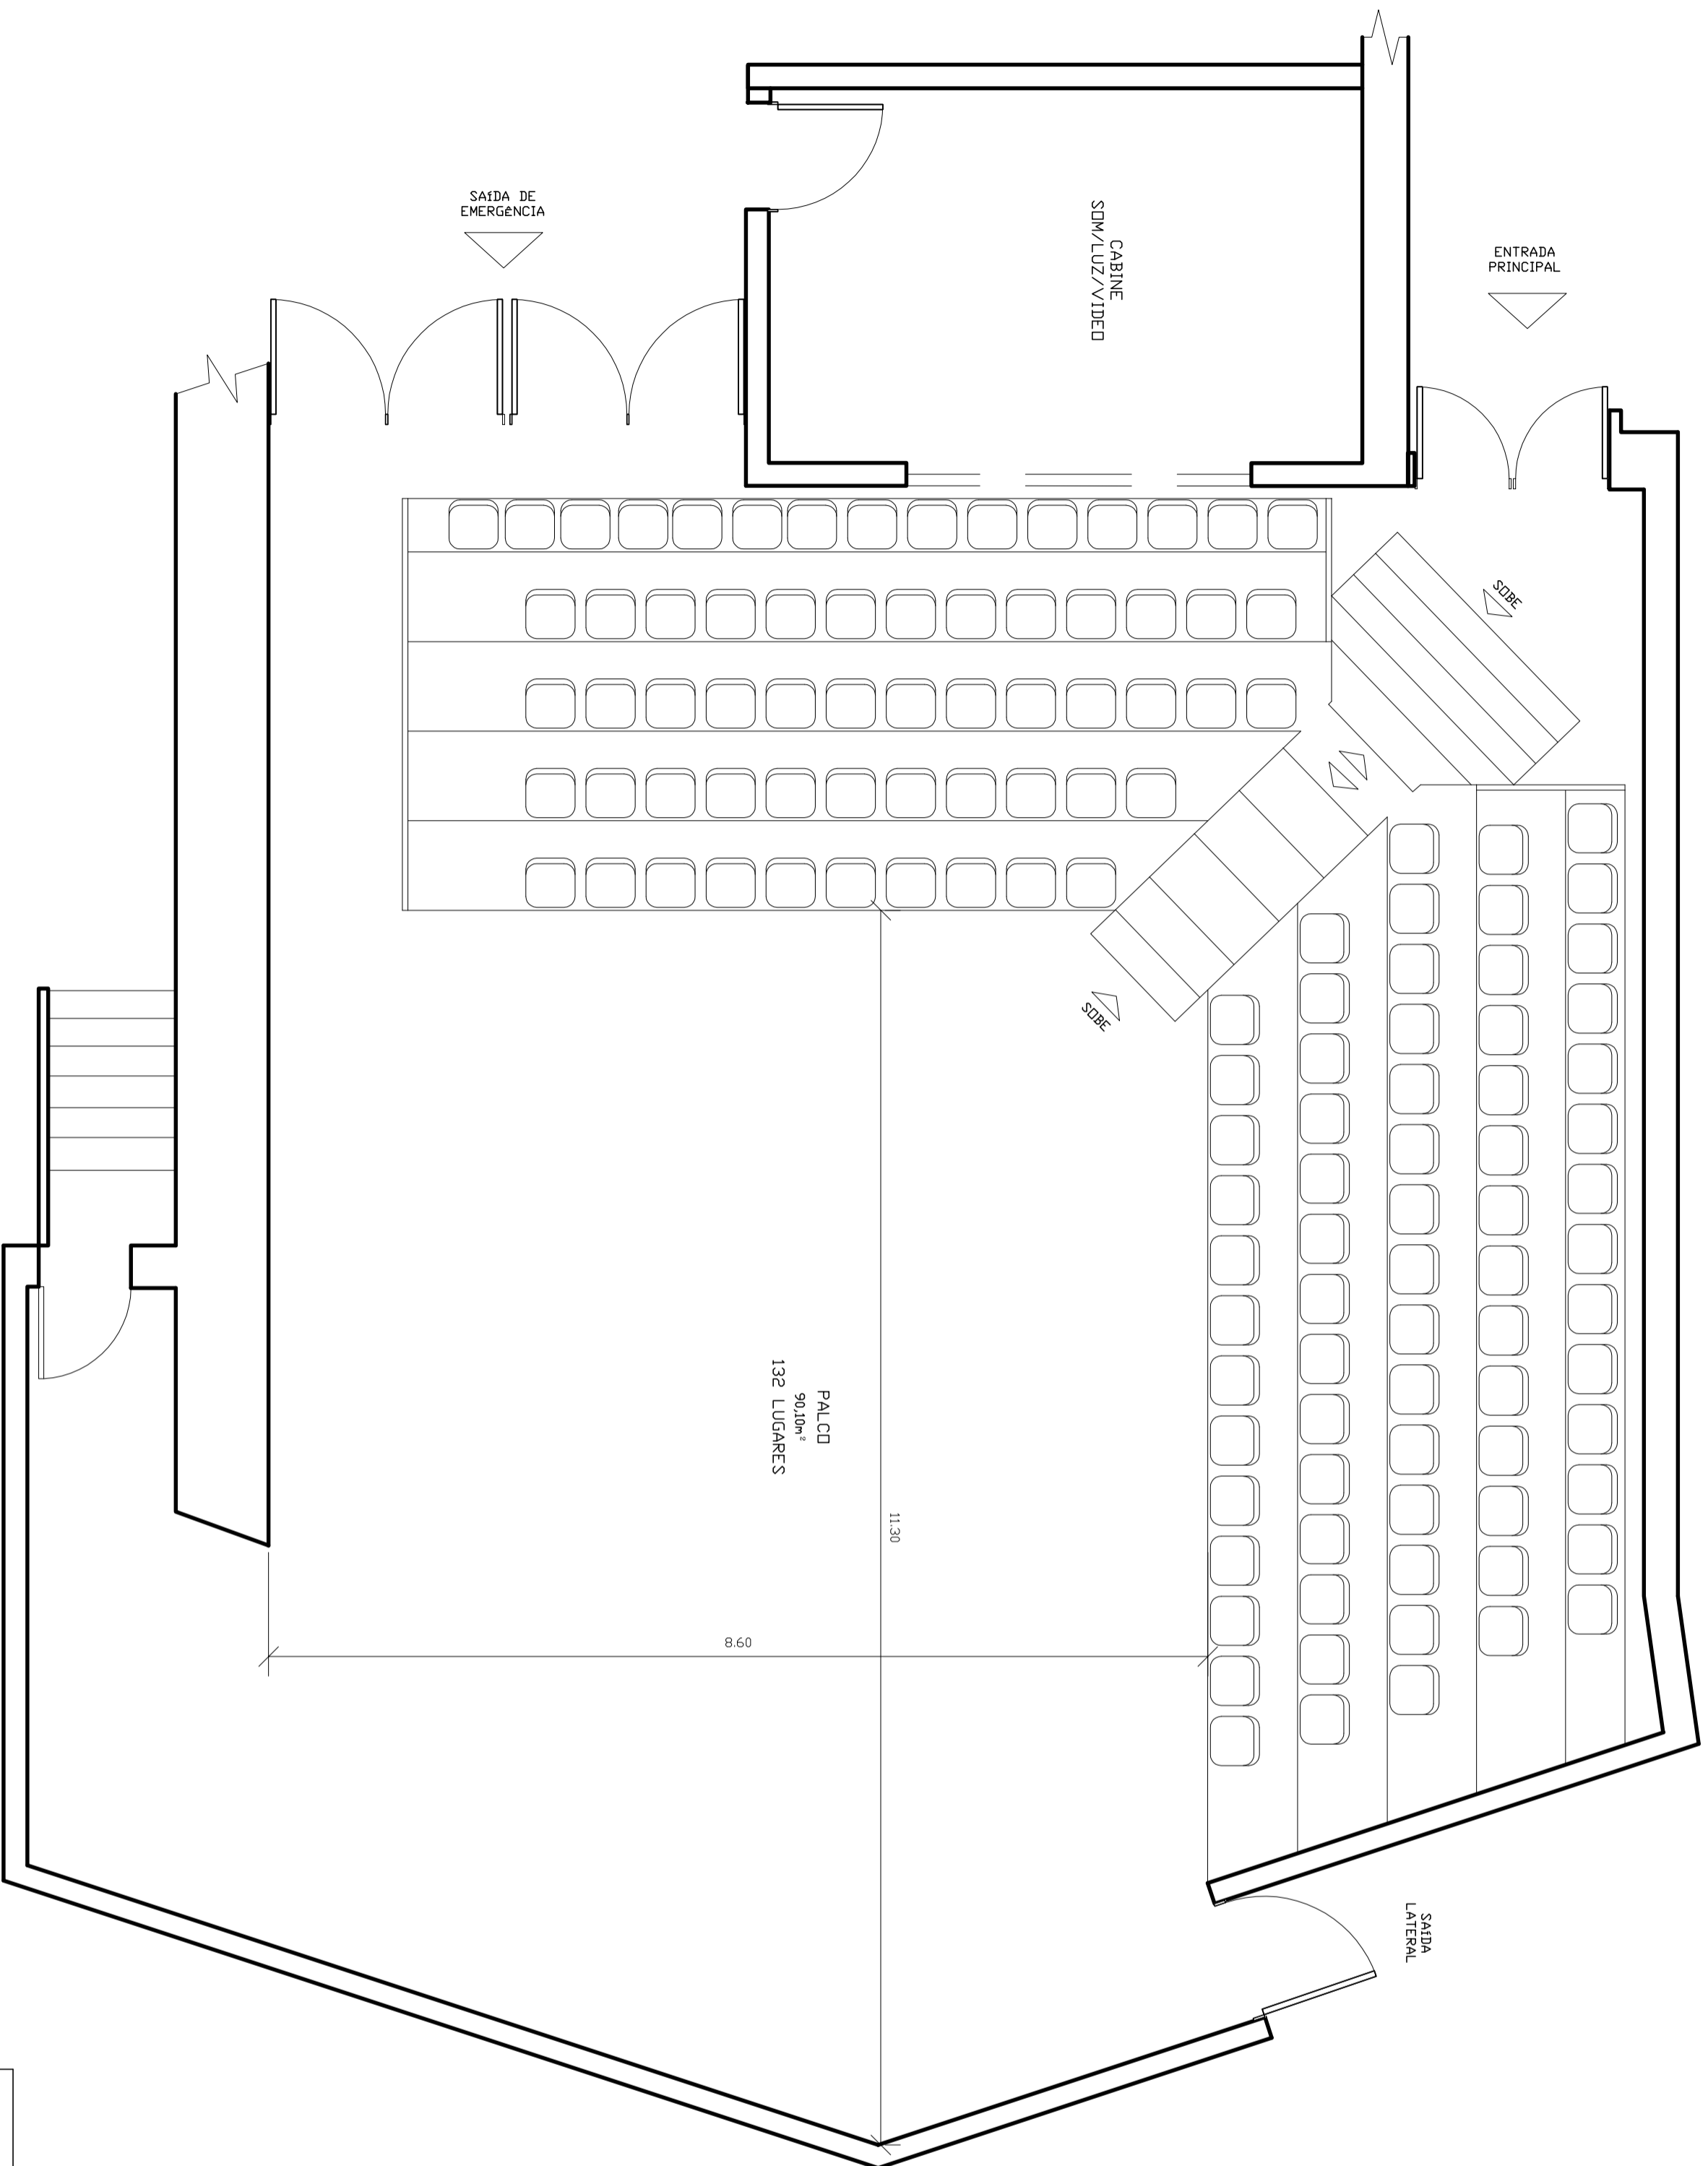


LEVANTAMENTO CADASTRAL

TEATRO ICBA
 Site: Corredor da Vitória, Salvador-Ba
PLANTA BAIXA / PALCO E PLATÉIA

Escala: 1/50 | Desenho C/D: Luciano Santos e Massimo Pereira | Data: Setembro / 2011 | Revisão:

Projeto: ENOTECNIA
 Planta n.º **01/02**

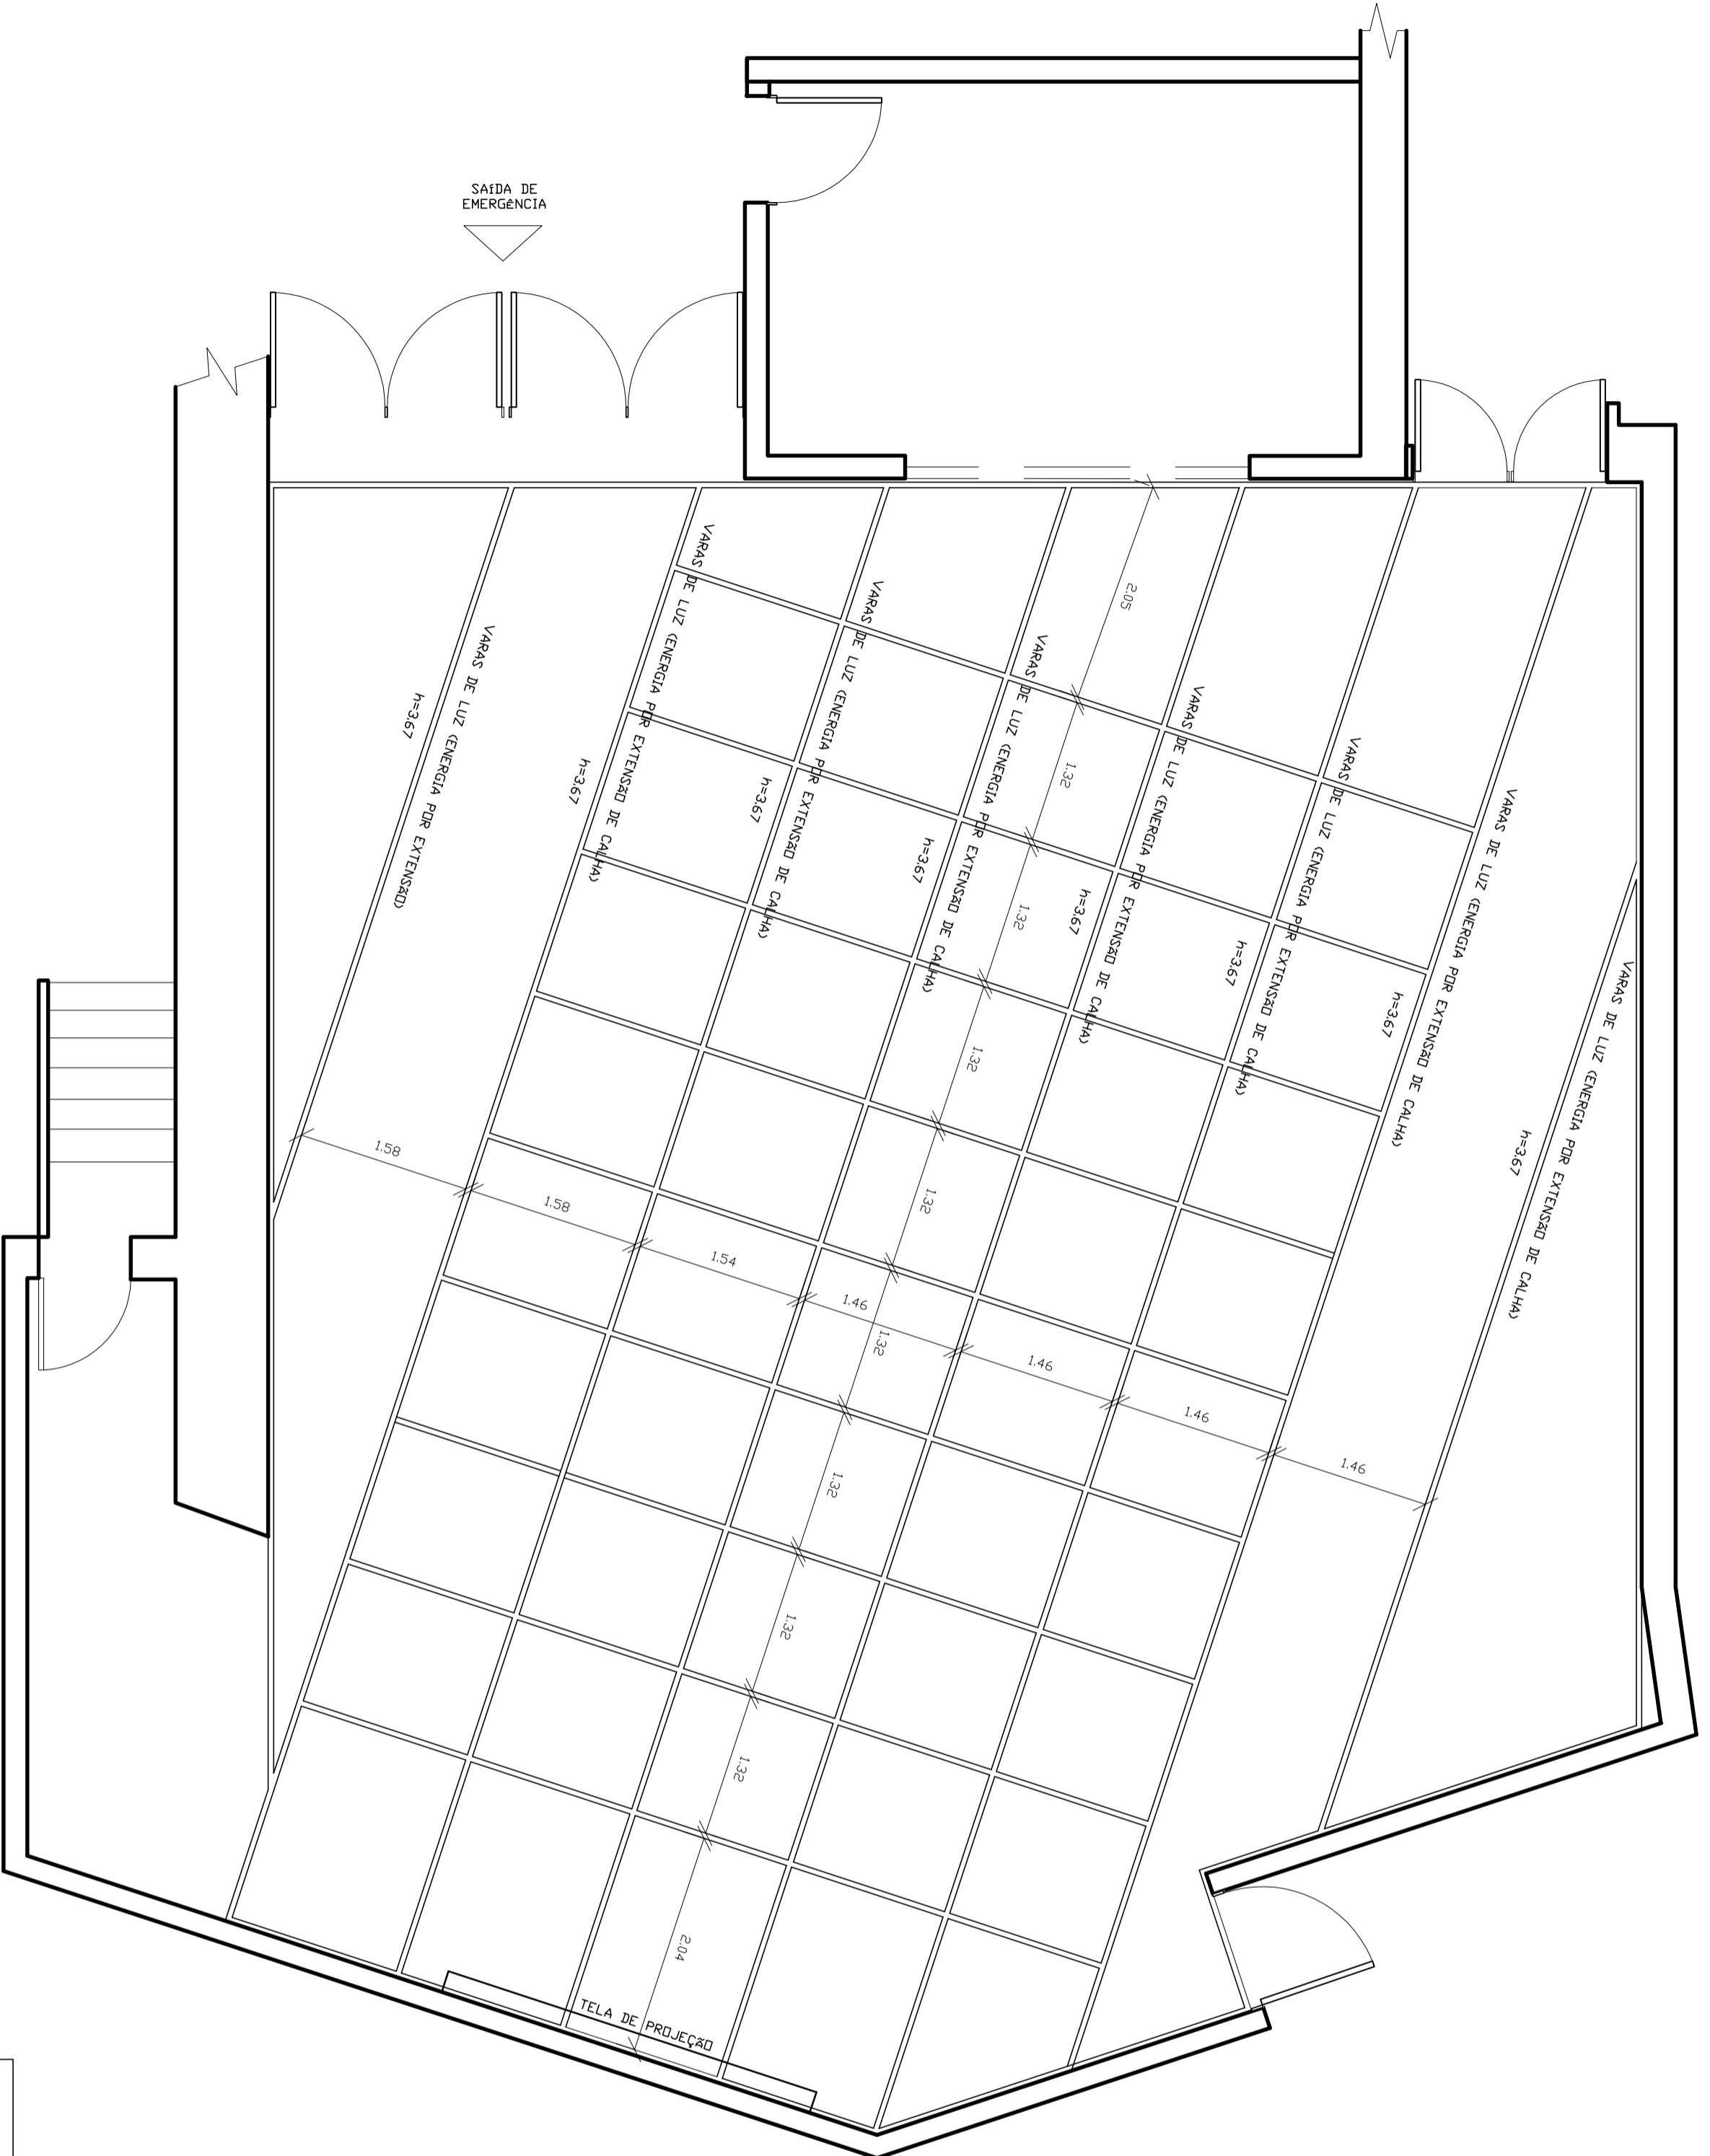

LEVANTAMENTO CADASTRAL

TEATRO ICBA
 Site: Corredor da Vitória, Salvador-Ba
PLANTA BAIXA / PALCO E PLATÉIA - VARAS

Escala:	1/50	Desenho C/D:	Laciano Santos e Massimo Pereira	Data:	Setembro / 2011	Revisão:	
Projeto:	ENOTECNIA	Planta n.º:	02/02				